


SIMBOLI GRAFICI	
	Pareti resistenti al fuoco EI
	Perim. REI
	Uscite di Sicurezza
	Percorso di esodo
	Maniglia antipánico
	Percorso di uscita orizzontale
	Percorso di uscita verso il basso
	Percorso di uscita verso l'alto
	Sostituzione pavimentazione in gomma con resine o prodotti equivalenti

**IMPIANTI MECCANICI PROTEZIONE ATTIVA**  
**a. adeguamento dall'impianto idrico antincendio a norma UNI 10779**

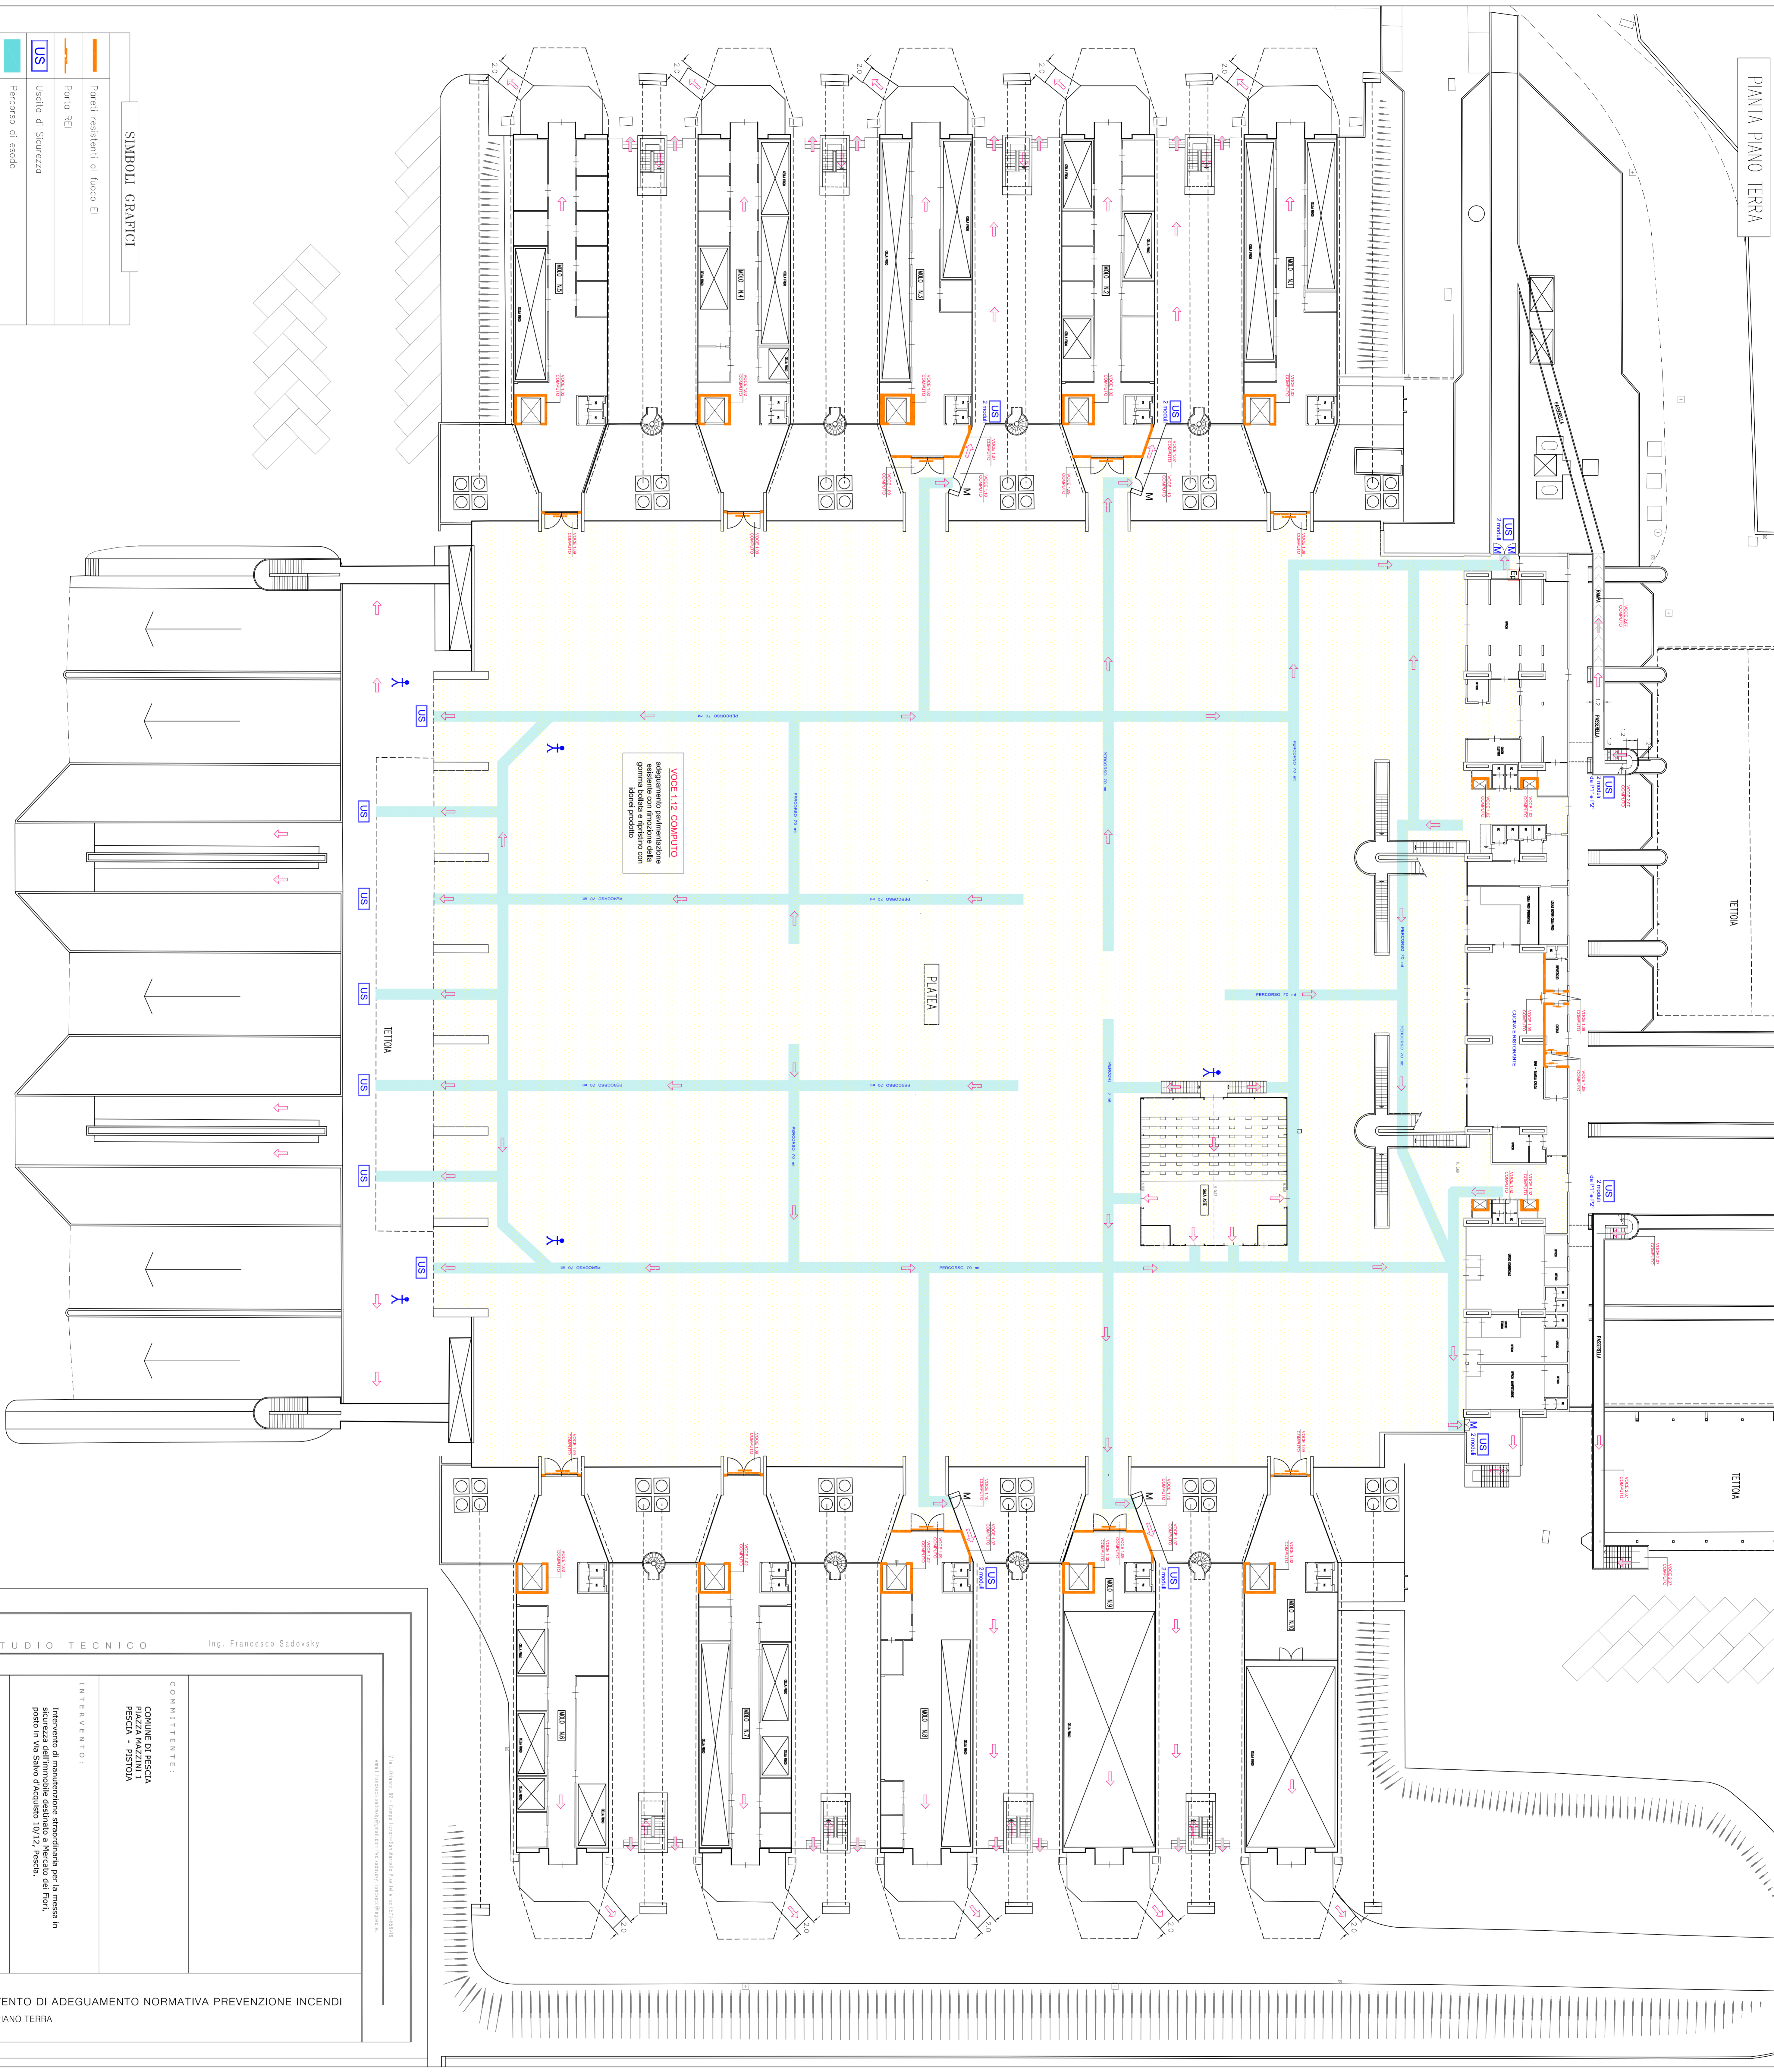

STUDIO TECNICO Ing. Francesco Sadovsky

COMITENTE:  
**COMUNE DI PESCIA  
 PESCIA - PISTOIA**

INTERVENTO:  
 Intervento di manutenzione straordinaria per la messa in posto in Via Silvio d'Acquisto 10/12, Pistoia.

UBICAZIONE:  
 Via Silvio d'Acquisto n. 10/12  
 Comune di Pescia (Pistoia)

PROT. 06/03017 DATA: 08/2017

IL TECNICO IL COMMITTENTE

**TAV 3** INTERVENTO DI ADEGUAMENTO NORMATIVA PREVENZIONE INCENDI  
 Pianta Piano Terra  
 SCALA: 1:250